



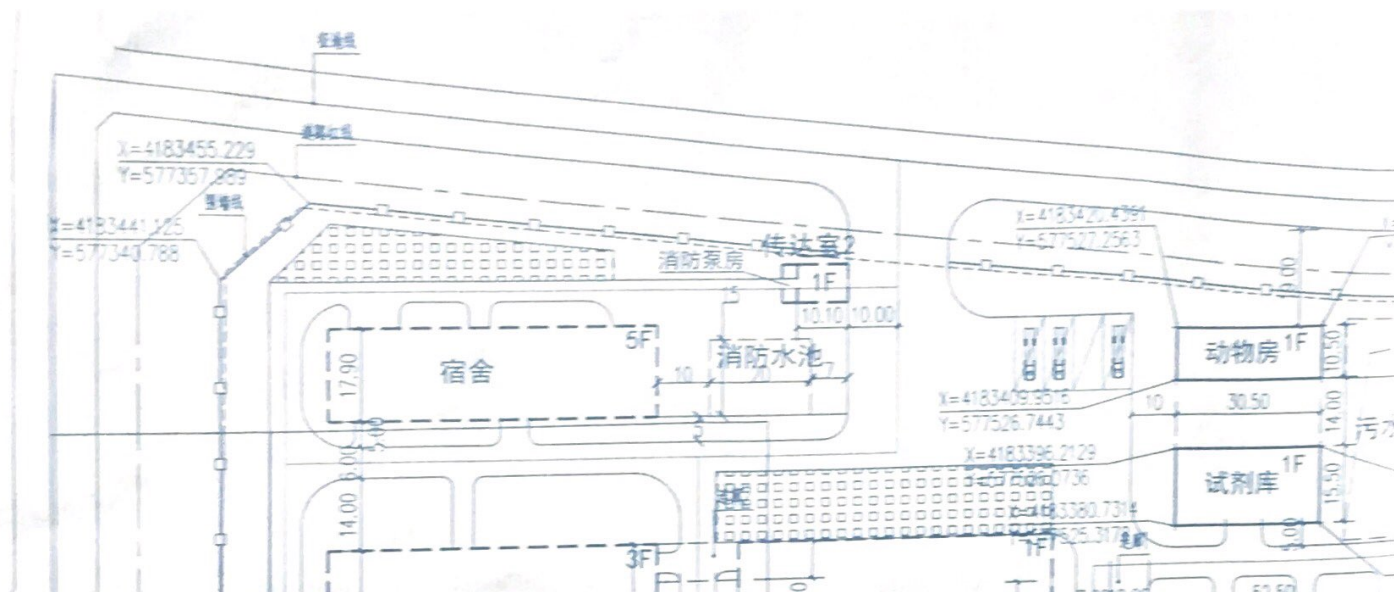

本图由山东医药工业设计院提供,未经该院许可不得复制或用于其他项目。
This drawing is the property of Shandong Pharmaceutical Industry Designing Institute. Unauthorized disclosure to any third party or duplication is not permitted.

工艺	给排水
建筑	暖通
结构	电气

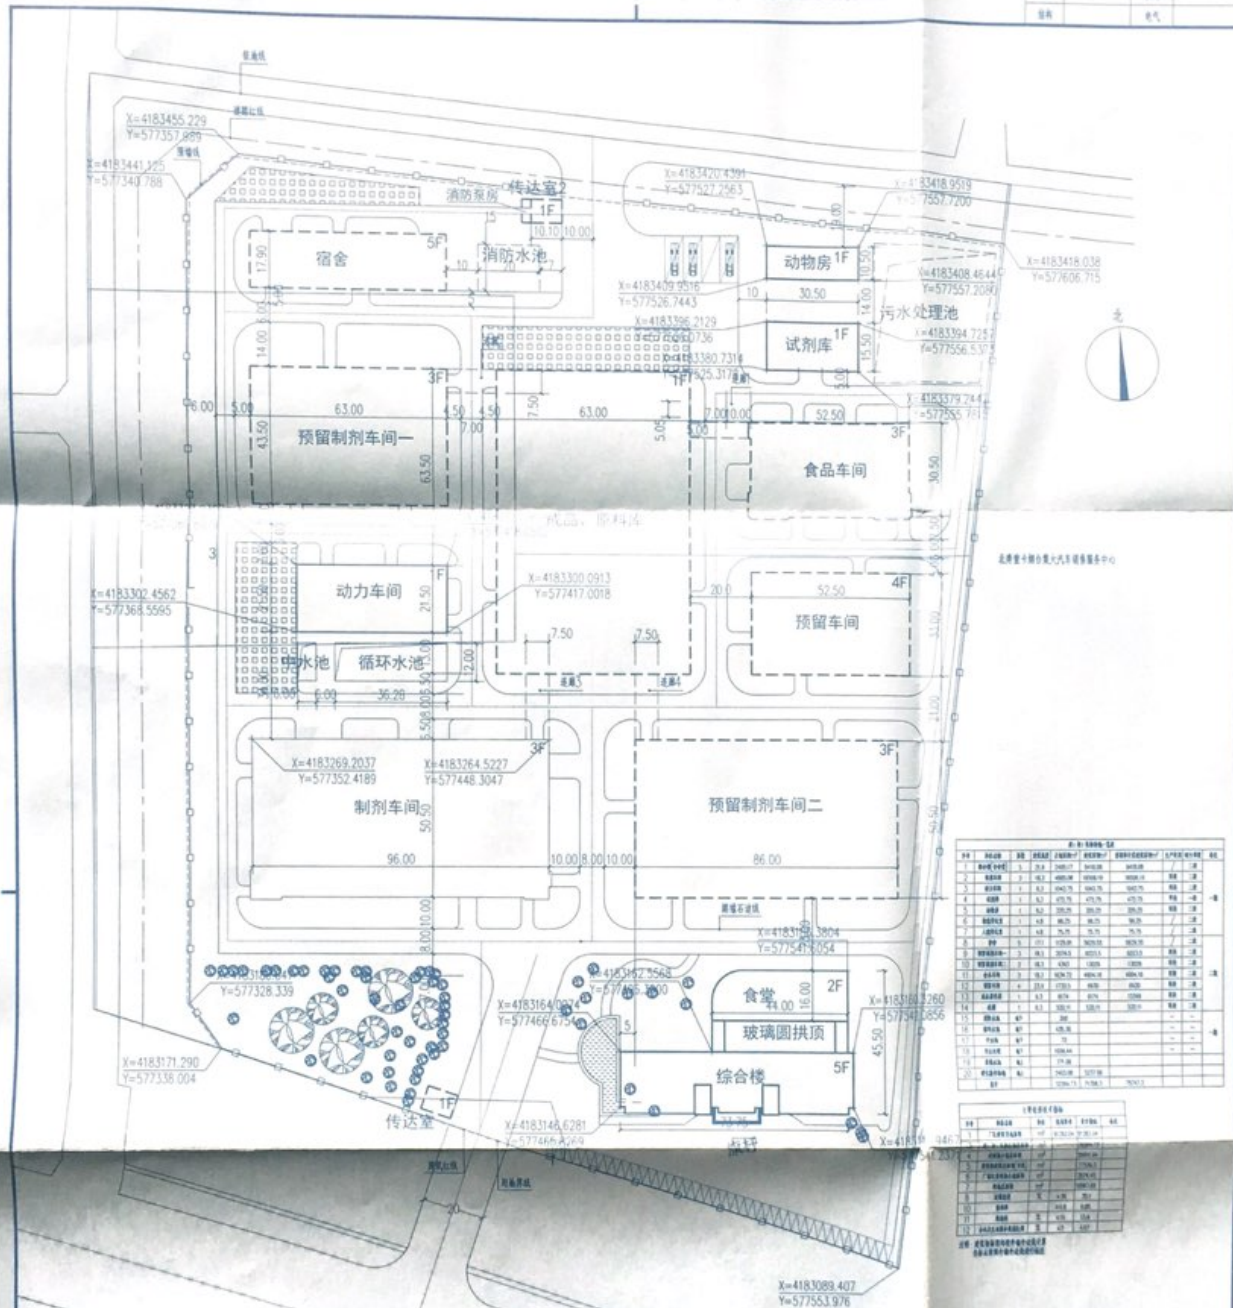

序号	名称	规格	数量	单位	备注
1	宿舍	1000x1000	100	间	
2	宿舍	1000x1000	100	间	
3	宿舍	1000x1000	100	间	
4	宿舍	1000x1000	100	间	
5	宿舍	1000x1000	100	间	
6	宿舍	1000x1000	100	间	
7	宿舍	1000x1000	100	间	
8	宿舍	1000x1000	100	间	
9	宿舍	1000x1000	100	间	
10	宿舍	1000x1000	100	间	
11	宿舍	1000x1000	100	间	
12	宿舍	1000x1000	100	间	
13	宿舍	1000x1000	100	间	
14	宿舍	1000x1000	100	间	
15	宿舍	1000x1000	100	间	
16	宿舍	1000x1000	100	间	
17	宿舍	1000x1000	100	间	
18	宿舍	1000x1000	100	间	
19	宿舍	1000x1000	100	间	
20	宿舍	1000x1000	100	间	

说明: 图中厂区内道路均为沥青路面, 道路宽度不小于6m;
厂区内建筑四周均设排水沟, 排水沟宽不小于300mm;
厂区内建筑四周均设排水沟, 排水沟宽不小于300mm。

图例

一期建筑物	道路	绿化
二期建筑物	绿化	地下结构
原有建筑物	地下结构	停车位
围墙	停车位	

中华人民共和国一级注册建筑师
姓名: 马向东
注册号: 3701433-001
有效期至: 2022年6月

山东省医药工业设计院
SHANDONG PHARMACEUTICAL INDUSTRY DESIGNING INSTITUTE

设计人: 马向东
审核人: 马向东
日期: 2022.5.18

比例: 1:1000
图号: 1

设计单位: 山东医药工业设计院有限公司
设计名称: 新建厂房
设计工程: 总图
设计阶段: 初步设计

设计人: 马向东
审核人: 马向东
日期: 2022.5.18

图号: SYH2014260-11501